


RZUT PARTERU skala 1:100

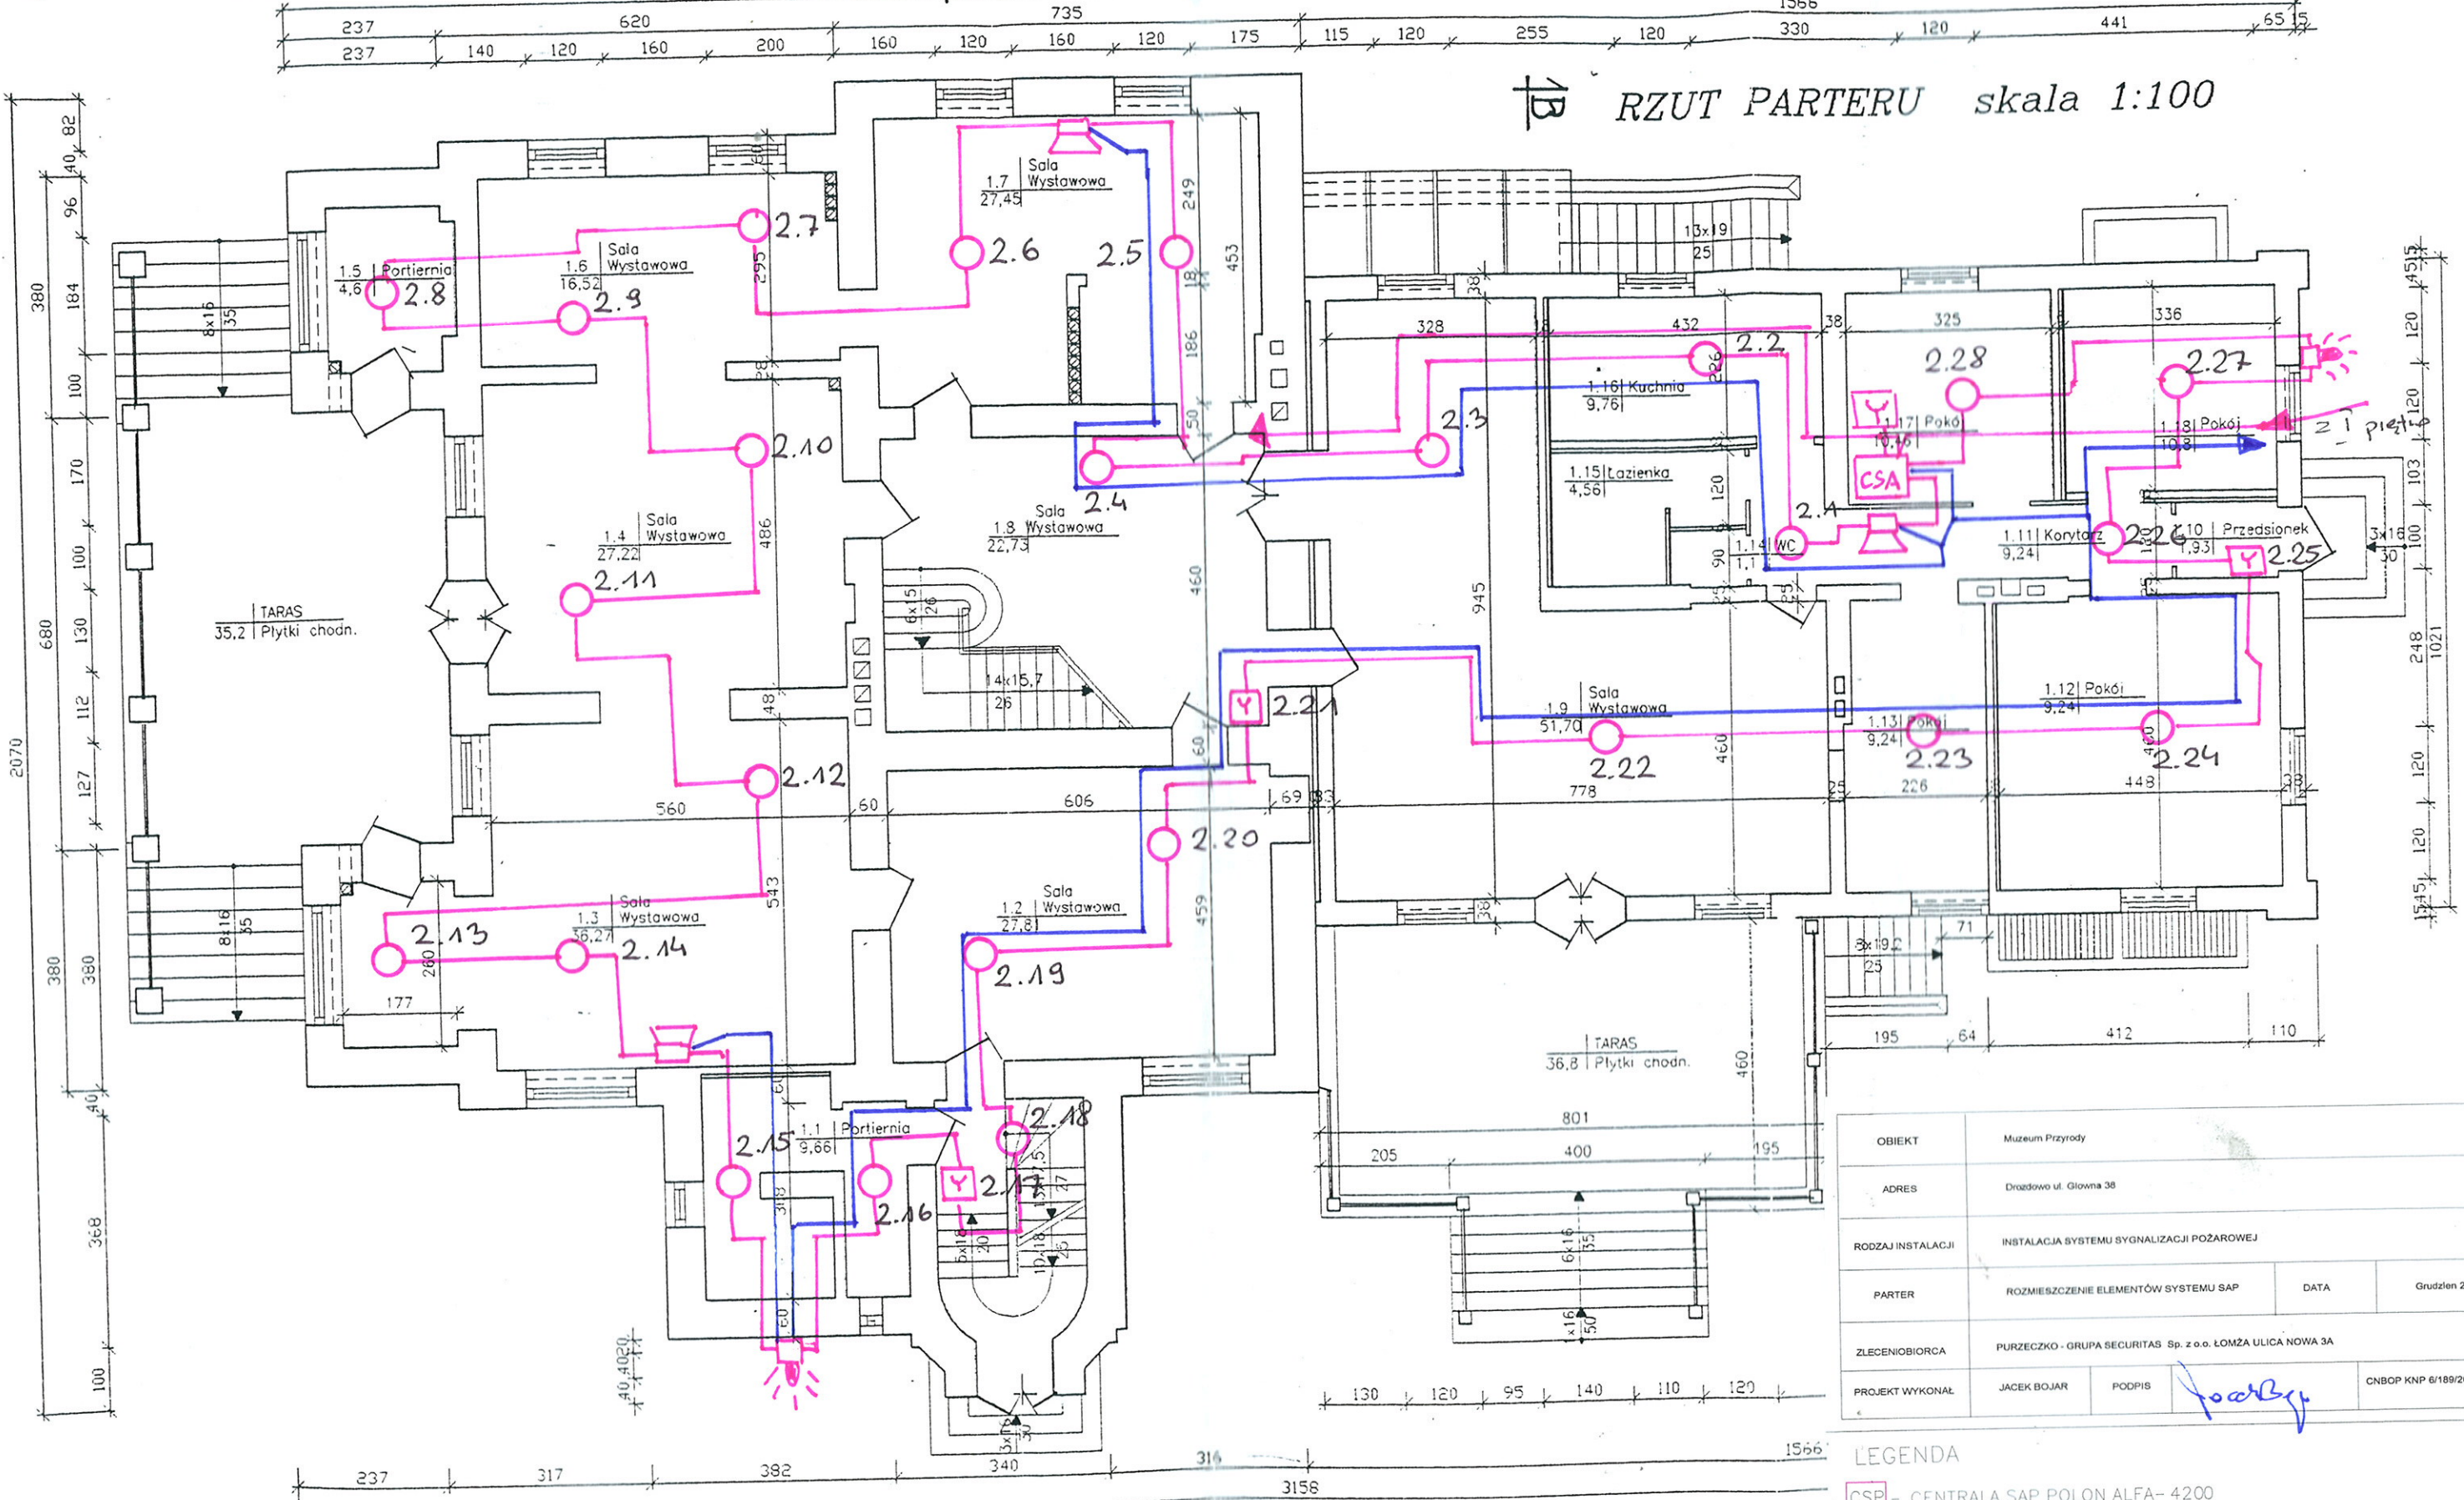

OBIEKT	Muzeum Przyrody		
ADRES	Drozdowo ul. Główna 38		
RODZAJ INSTALACJI	INSTALACJA SYSTEMU SYGNALIZACJI POŻAROWEJ		
PARTER	ROZMIESZCZENIE ELEMENTÓW SYSTEMU SAP	DATA	Grudzień 2009
ZLECENIOBIORCA	PURZECZKO - GRUPA SECURITAS Sp. z o.o. ŁOMŻA ULICA NOWA 3A		
PROJEKT WYKONAŁ	JACEK BOJAR	PODPIS	<i>Bojar</i>
			CNBOP KNP 6/189/2009

- LEGENDA
- CSP - CENTRALA SAP POLON ALFA- 4200
  - - OPTYCZNA CZUJKA DYMU DUR- 4043
  - ⊞ - RECZNY OSTRZEGACZ POŻAROWY ROP- 4001
  - ⊞ - SYGNALIZATOR AKUSTYCZNY SAL- 4001
  - ⊞ - SYGNALIZATOR OPTYCZNO - AKUSTYCZNY FLASH TONE
  - ⊞ - WSKAZNIK ZADZIAŁANIA WZ- 31
  - - PRZEWOD YnTKSY ekw 1x2x1.0 mm
  - - PRZEWOD HTKSH ekw FE180/PH90 1x2x0.8 mm

RZECZOZNAWCA DO SPRAW ZABEZPIECZEŃ PRZECIWOŻAROWYCH  
 mgr inż. Włodzimierz Ławniczuk  
 upr. KGSP 342/97  
 Białystok, dnia 29-12-2009r.  
 Zgodność projektu z wymogami ochrony przeciwpożarowej stwierdzam  
 bez uwag